



ID	Nom	Quantite	Gestionnaire
1	ARMOIRE VITRINE A BOISSONS 382L TIRANT DROIT	1	0405-0011
2	ARRIVEE D'EAU TRAVERSANTE	1	PLOMBERIE
3	BONDE CENTRALE 300x70	1	0403-0038
4	BOUTON ARRÊT URGENCE	1	PACK ÉLECTRIQUE
5	CADENAS HAUTE SÉCURITÉ	1	0499-0041
6	CADRE HOTTE 50x50	1	CHAUDRONNERIE
7	CADRE_PORTE_980X2100_3	1	CHAUDRONNERIE
8	CHAUFFE EAU INSTANTANÉ 15L	1	0403-0028
9	COMPTOIR 3340x300	1	1401-0014
10	COMPTOIR PMR 650x300	1	1401-0014
11	CONTAINER 20' PEINTURE RAL9018	1	22G1 1ER VOYAGE
12	CRÉDENCE INOX 2000x1200	1	0408-0006
13	DESSERTÉ INOX NÉGATIVE 3 PORTES 400L	1	0405-0012
14	DESSERTÉ INOX POSITIVE 3 PORTES 400L	1	0405-0013
15	EXTRACTEUR D'AIR 90m3	1	PACK ÉLECTRIQUE
16	FRITEUSE DOUBLE PRO 2x10L	1	0405-0024
17	GRILL PANINI	1	0405-0025
18	GRILLE AÉRATION PLATE 300x300	1	
19	GRILLE AÉRATION PLATE 400x400	1	
20	HOTTE INOX 2000	1	0408-0005
21	INTERRUPTEUR ÉTANCHE IP55	1	DIVERS
22	ISOLATION 20' PANNEAUX SANDWICH 40MM	1	1302-0008
23	LAVE MAIN INOX FÉMORAL AVEC SAVON	1	0403-00
24	PANNEAU HAYON 4000x1050	1	HAYON 4000x1050
25	PLANCHA ÉLECTRIQUE CHROME 600	1	0405-0023
26	PLONGE INOX 2 BACS EGOUTTOIR_D	1	0405-0014
27	PORTE EXT. PLEINE ALU 3 POINTS RAL 9010 TD 900x2060mm	1	0402-0009
28	POUBELLE INOX A PÉDALE 105L	1	0410-0001
29	PRISE	14	PACK ÉLECTRIQUE
30	REGLETTE LED 40W 120CM	2	PACK ÉLECTRIQUE
31	SOL PVC 20' GERFLOR	1	SOL PVC 20'
32	SORTIE DE CABLE 16A 220V	1	PACK ÉLECTRIQUE
33	TABLE INOX 1800x700	1	0406-0012
34	TABLE INOX 2000x700	1	0406-0011
35	TABLEAU ÉLECTRIQUE 3R18M	1	PACK ÉLECTRIQUE
36	TOASTEUR CONVOYEUR BUNS	1	0405-0026

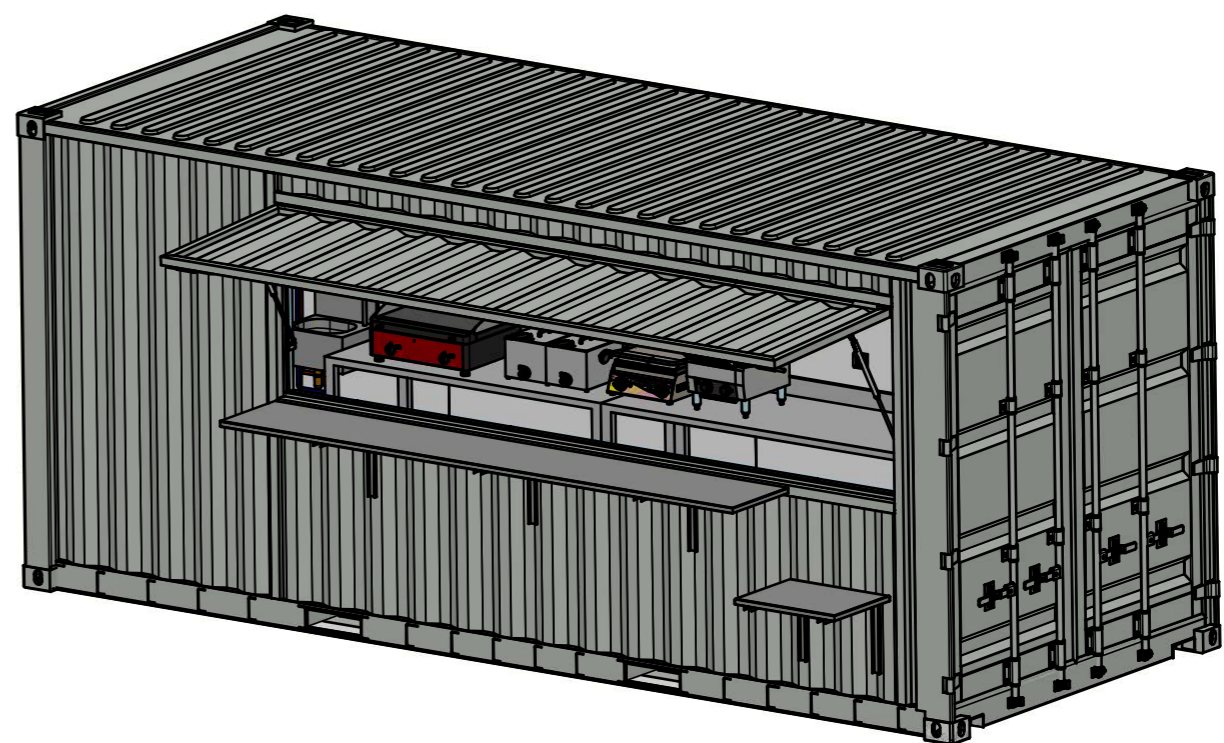

		Echelle 1:40	Format A3	Indice B	Folio 1/17
		AMEX BOIS Container 20' Snack			Auteur FS
Numéro de plan <b>BOX20_AMEX_2831</b>					

Ce plan appartient à la société Boxinnov, il ne peut être ni reproduit, ni communiqué à des tiers sans notre autorisation

# ÉLECTRICITÉ

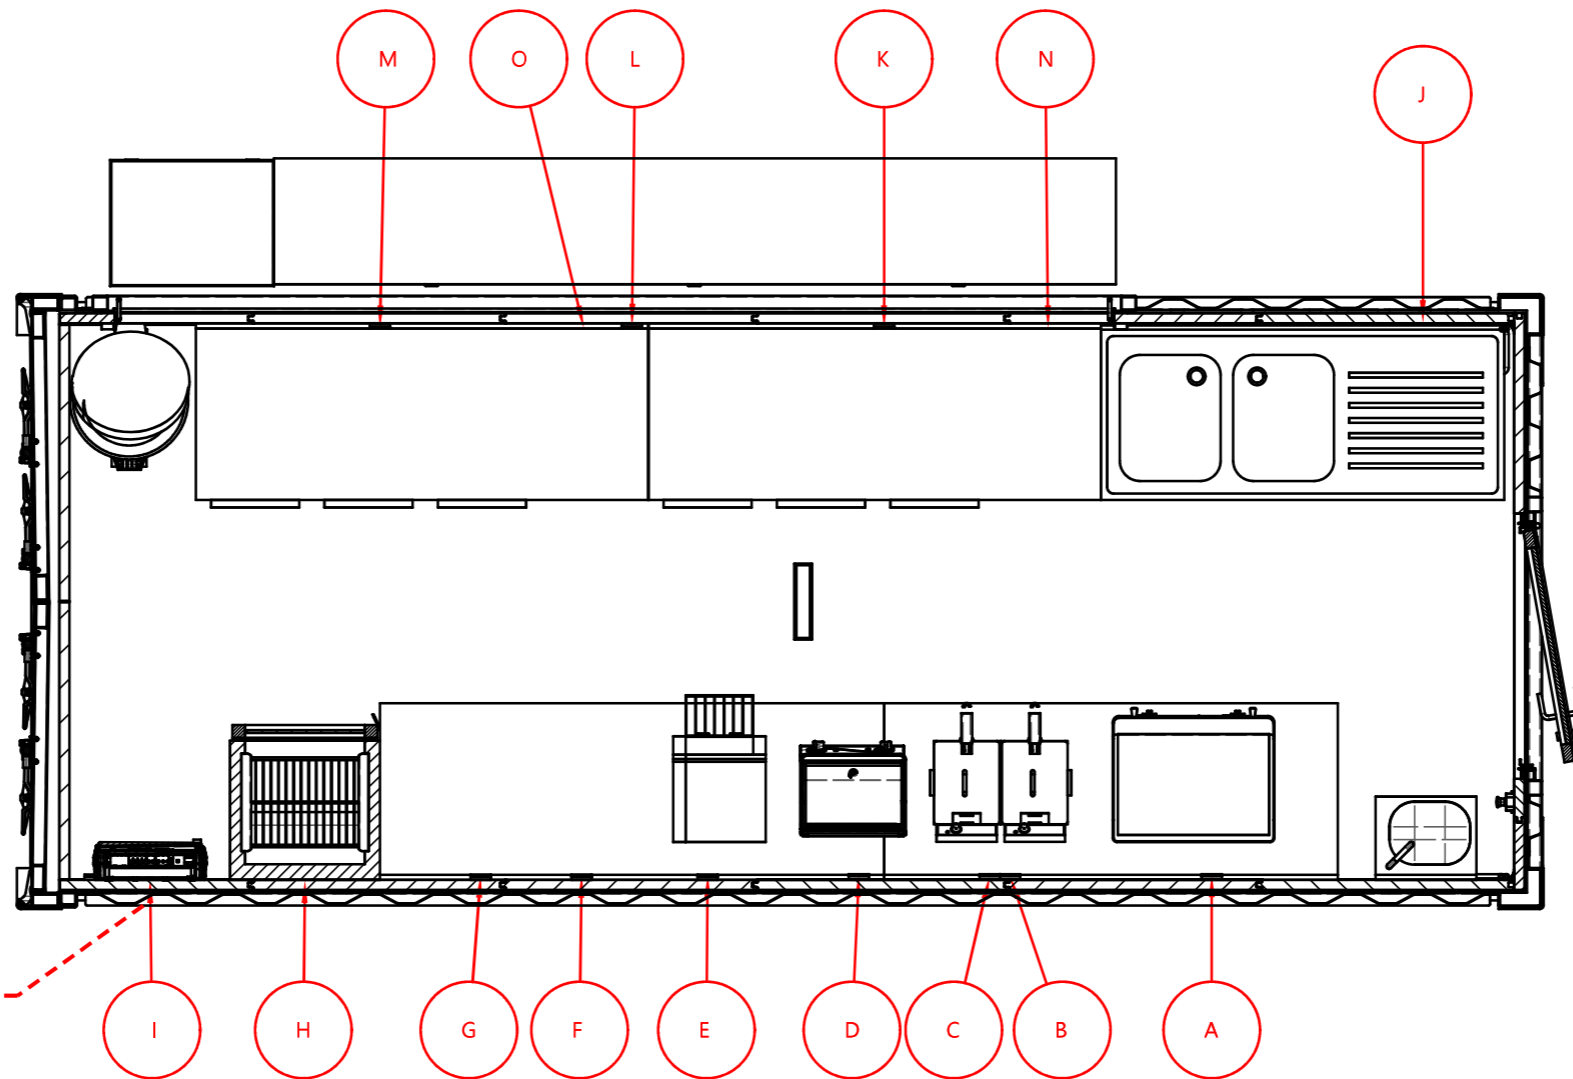


 
B - B (1:30)

ID	TENSION	TYPE	PUISSANCE	EQUIPEMENT	DÉDIÉE/SERVICE	ÉTANCHE
A	220 V	PRISE	6 000 W	PLANCHA	DÉDIÉE SEULE	OUI
B	220 V	PRISE	3 000 W	FRITEUSE	DÉDIÉE SEULE	OUI
C	220 V	PRISE	3 000 W	FRITEUSE	DÉDIÉE SEULE	OUI
D	220 V	PRISE	2 200 W	PANINI	DÉDIÉE SEULE	OUI
E	220 V	PRISE	1 940 W	TOASTER	DÉDIÉE SEULE	OUI
F	220 V	PRISE	X	X	DÉDIÉE SEULE	OUI
G	220 V	PRISE	X	X	DÉDIÉE SEULE	OUI
H	220 V	PRISE	300 W	FRIGO	DÉDIÉE SEULE	OUI
I	220 V	PRISE	X	X	DÉDIÉE	OUI
J	220 V	SORTIE DE CÂBLES	2 000 W	CHAUFFE EAU 15L	DÉDIÉE SEULE	OUI
K	220 V	PRISE	X	X	DÉDIÉE	OUI
L	220 V	PRISE	X	X	DÉDIÉE	OUI
M	220 V	PRISE	X	X	DÉDIÉE	OUI
N	220 V	PRISE	370 W	DESSERTTE +	DÉDIÉE SEULE	OUI
O	220 V	PRISE	540 W	DESSERTTE -	DÉDIÉE SEULE	OUI

DISJONCTEUR 20A P MAX 4400W


DISJONCTEUR 20A P MAX 4400W

DISJONCTEUR 16A P MAX 3500W


 
		Echelle 1:30	Format A3	Indice B	Folio 7/17
		AMEX BOIS Container 20' Snack		Auteur FS	Approbateur
Numéro de plan <b>BOX20_AMEX_2831</b>					

Ce plan appartient à la société Boxinnov, il ne peut être ni reproduit, ni communiqué à des tiers sans notre autorisation

# AMÉNAGEMENT

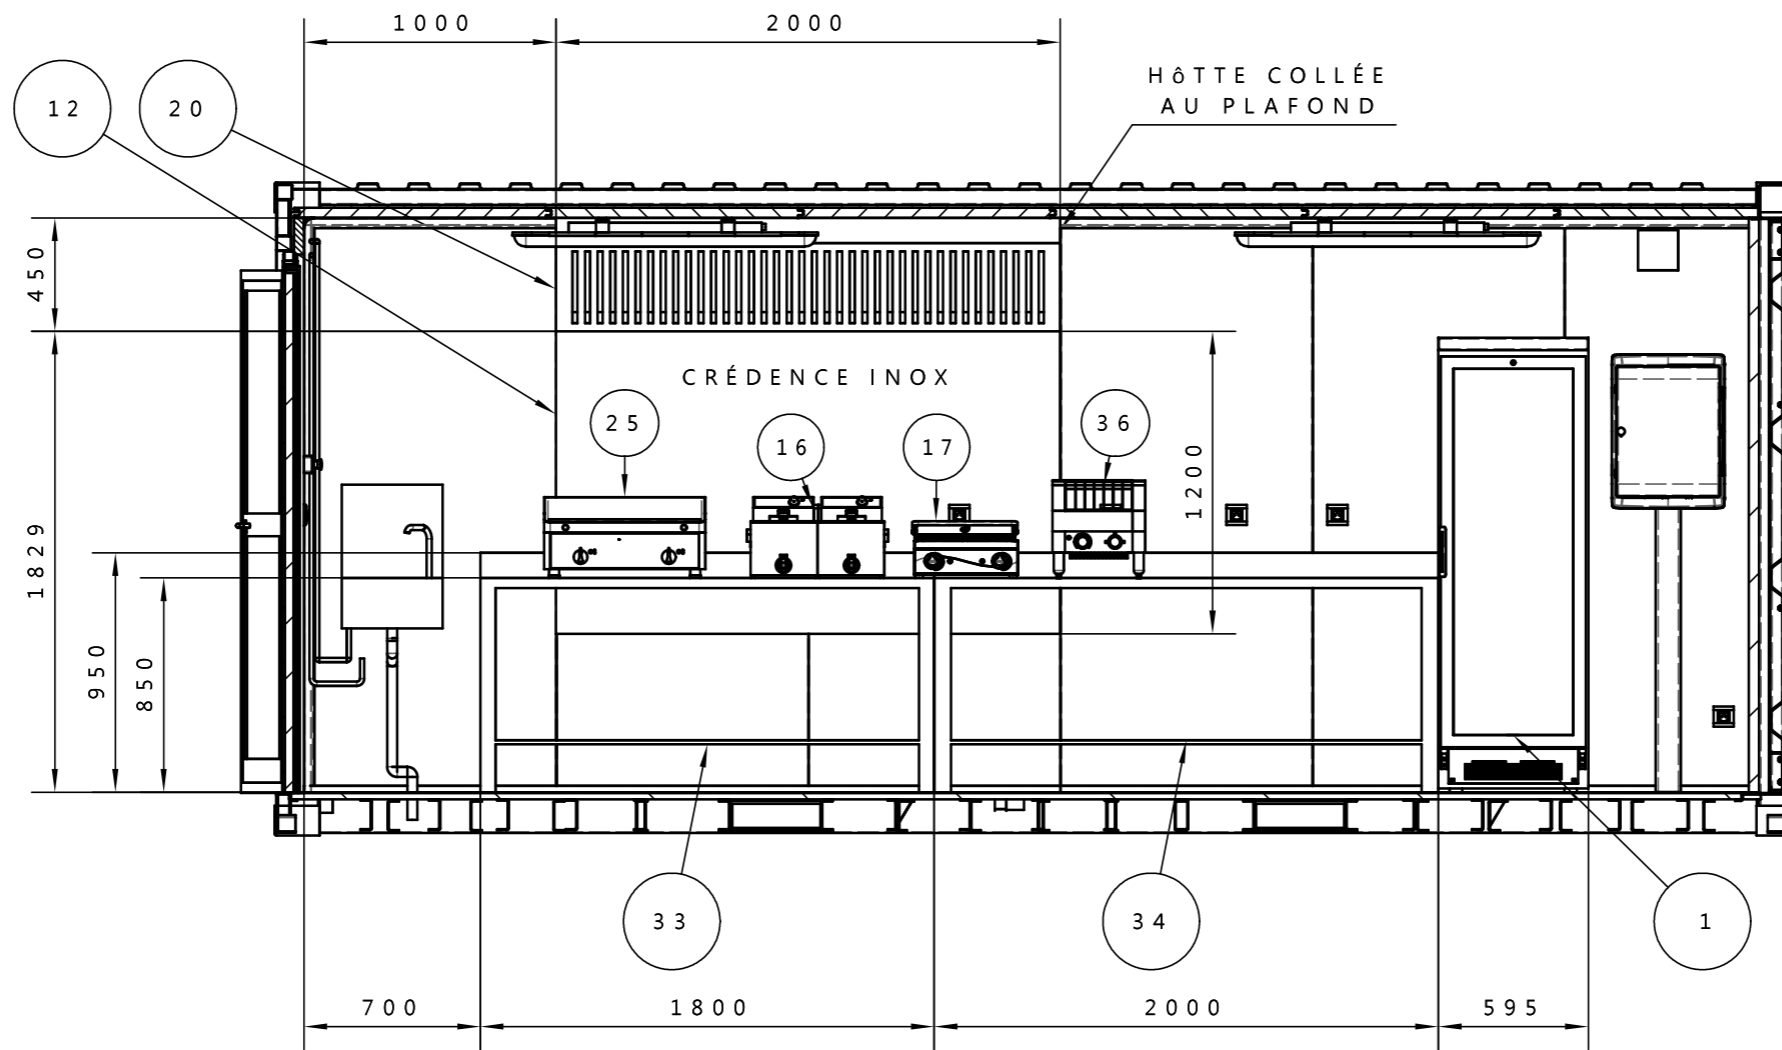

C - C (1:30)

		Echelle 1:30	Format A3	Indice B	Folio 8/17	
		AMEX BOIS Container 20' Snack		Auteur FS	Approbateur	Bon pour execution <input type="checkbox"/>
		Numéro de plan BOX20_AMEX_2831				

Ce plan appartient à la société Boxinnov, il ne peut être ni reproduit, ni communiqué à des tiers sans notre autorisation